
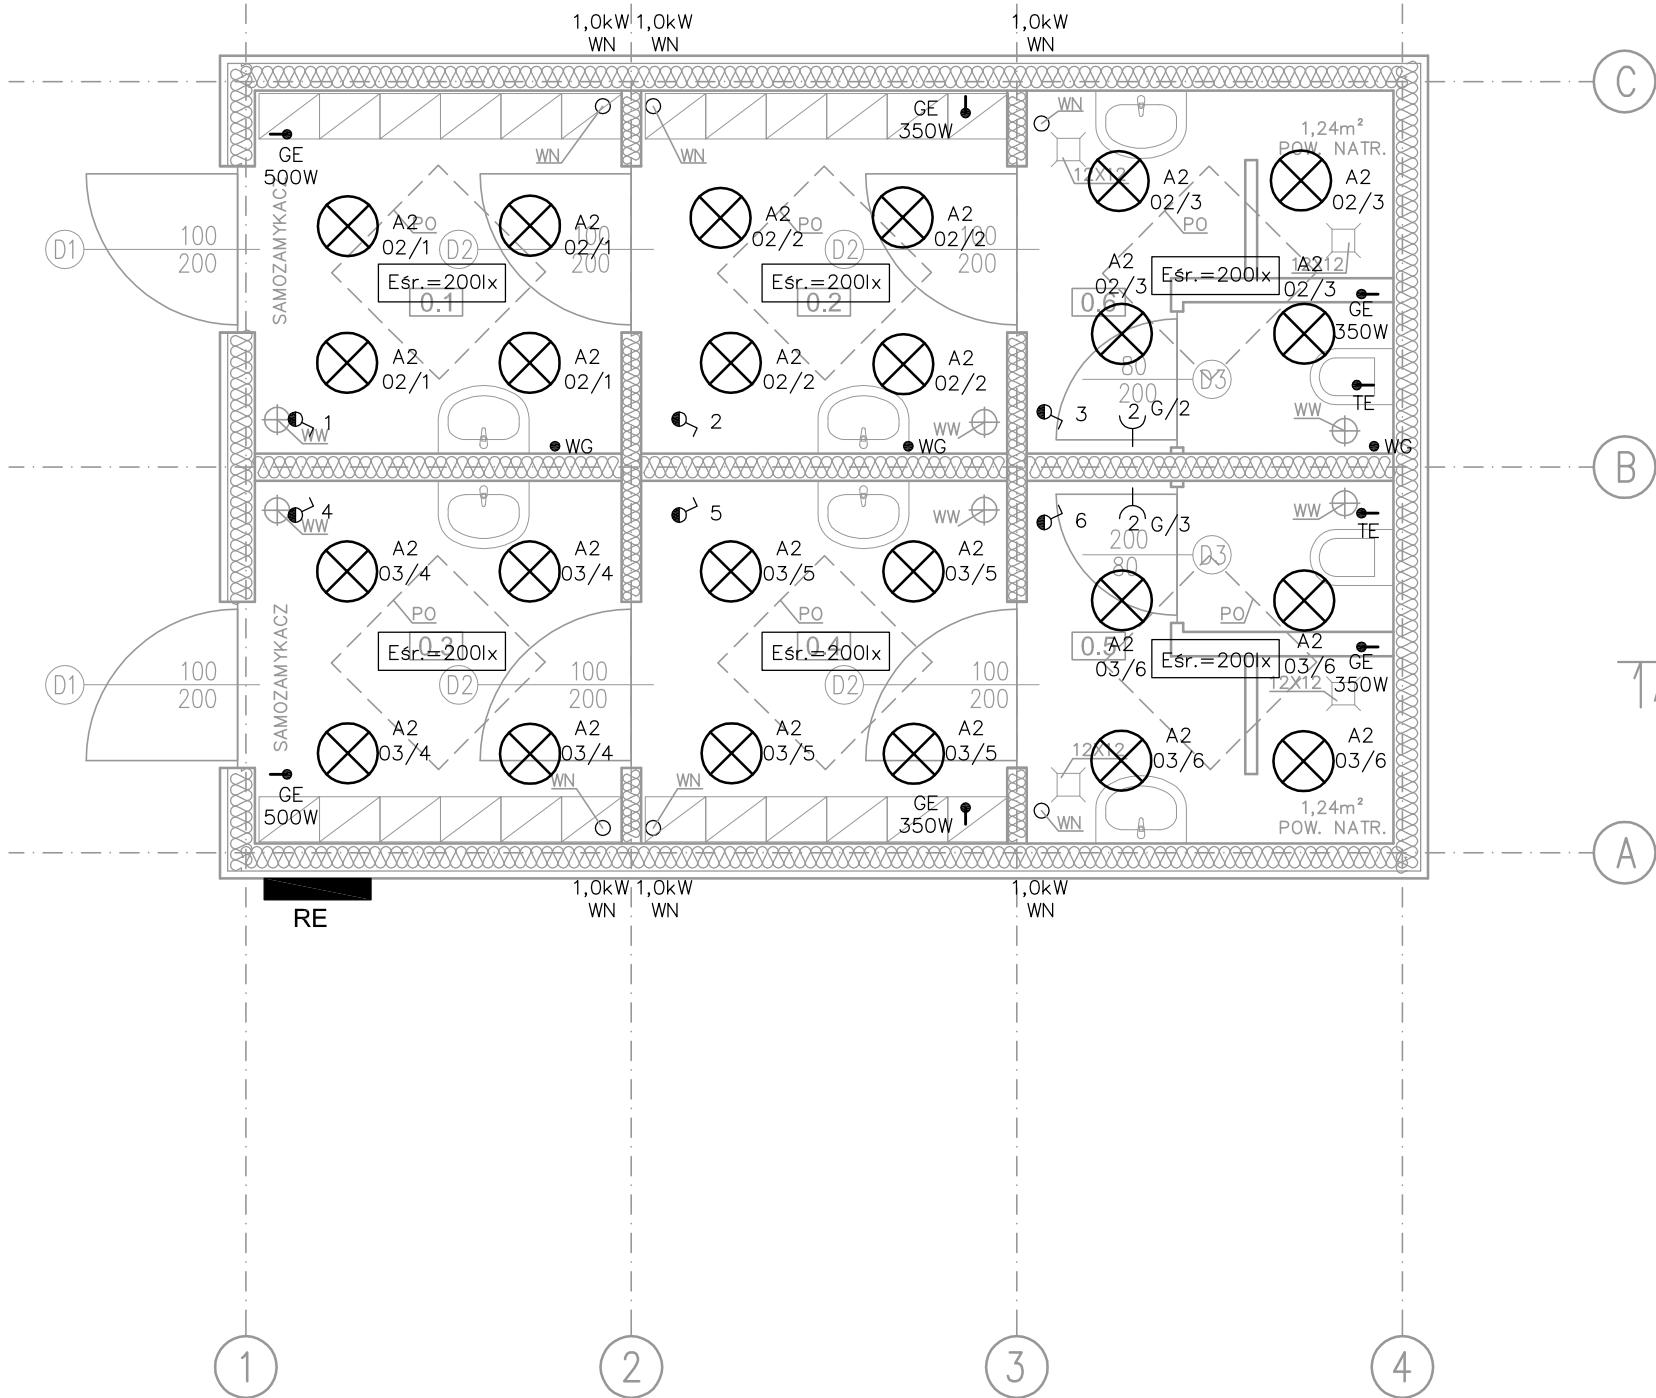


BUDYNEK SANITARNO-SZATNIOWY
INSTALACJE ELEKTRYCZNE
skala 1:50

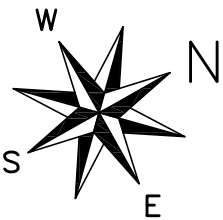

LEGENDA

- ŁĄCZNIK 1-BIEG. HERMETYCZNY p/t
- GNIAZDO WTYKOWE 230V, 1-BIEG, PODWÓJNE n/t, HERMETYCZNE
- GE WYPUST ZASILAJĄCY GRZEJNIKA ELEKTRYCZNEGO WG. PROJ SANITARNEGO
- TE WYPUST ZASILAJĄCY TERMY POJEMNOŚCIOWE WG. PROJ SANITARNEGO
- NE WYPUST ZASILAJĄCY ZESTAW GRZEWCO-WENTYLACYJNY WG. PROJ SANITARNEGO
- WG WYPUST ZASILAJĄCY OGRZEWANY WPUST RYNNOWY
- OPRAWA FLUORESCENCYJNA DO MONTAŻU NA STROPIE
- RE TABLICA ROZDZIELCZA

PRZYKŁADOWE OPRAWY OŚWIETLENIOWE

- A1 – OPRAWA FLUORESCENCYJNA, 2x26W, IP44; KL. OCHR 1
- A2 – OPRAWA FLUORESCENCYJNA, 2x18W, IP44; KL. OCHR 2
- A3 – OPRAWA FLUORESCENCYJNA, 1x18W, IP44; KL. OCHR 1
- A4 – OPRAWA FLUORESCENCYJNA, 1x18W, IP54; KL. OCHR 1

projekt:		
Budowa kompleksu sportowego w skład którego wchodzi: boisko do piłki nożnej, budynek sanitarno-szatniowy wraz z niezbędną infrastrukturą techniczną i zagospodarowaniem terenu na dz ew. nr 1448, 1449, 1438, 1435/2, 1437/3, 1437/2 w Daleszycach		
inwestor Gmina Daleszyce 26-021 Daleszyce Plac Staszica 9	BRANŻA INST. ELEKTR.	
	DATA 04.2013	
TYTUŁ RYS. BUDYNEK SANITARNO-SZATNIOWY - INSTALACJE ELEKTRYCZNE		
KIERWNIK PROJEKTU mgr inż. Kamil Górski		SKALA 1:50
PROJEKTOWAŁ inż. Józef Bałaga upr. KL-210/89		NR RYS. E4